


Coperture di Garbato Prof. n. 1830 del 04-03-2016 artico. Cat. 6 C.C. 3

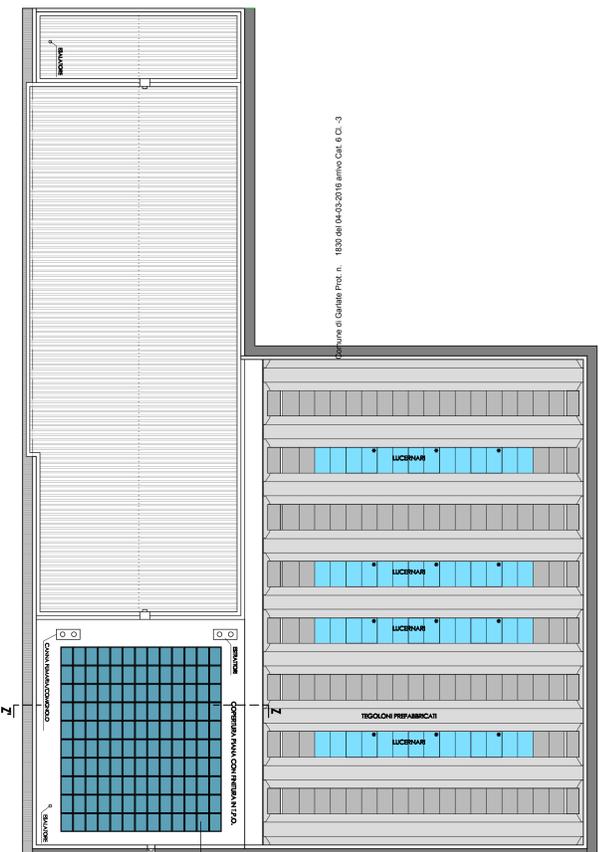

IMPIANTO FOTOVOLTAICO SU  
COPERTURA PIANA CON  
POTENZA DI PICCO PARI A 3120kW

SCALA DI ACCESSO ALLA COPERTURA

### LEGENDA

	ATTIVITA' N° 74 CLASSE 1 CAT.A
	INTERCETTAZIONE GAS-METANO DIRETTE
	ADDIZIONE GAS-METANO
	PULSANTE DI ALLARME MANUALE ANTINCENDIO
	ESTINTORE 6 KG. POLVERE - PER FUOCHI CLASSI ABC
	PULSANTE SGANCIO EMERGENZA IMPIANTO ELETTRICO
	CANNA FUMARIA
	MURATURA REI 120'
	PERCORSO USCITA ORIZZONTALE - USCITA DI SICUREZZA
	ATTIVITA' NON SOGGETTA A PREVENZIONE INCENDI

#### Commentario

**RACCORDI SPECIALI s.r.l.**  
Garlate (LC) - Via Foppoia n. 23

#### Progettisti

**Dot. MASSIMO POZZI - Ingegnere -**  
- Via Roma, 128 20865 Fiaselle (LC) ordine di lavoro n° 286  
tel. 0341 272920 fax 0341 271497 e-mail: ing.pozzi@medialab.com  
C.F. PZ04644470150 P. N. n. 0194989134

#### Rev. - Data

**Opera** SPORTELLO UNICO DELLE ATTIVITA' PRODUTTIVE  
VARIANTE URBANISTICA PER AMPLIAMENTO DI  
CAPACITANONE ESISTENTE

**Localizzazione** GARLATE (LC) - VIA FOPPOIA N. 23

**Scala** 1:200  
**File** 0233 - 005  
**Disegnato** WF 04  
**Progetto** PIANTE COPERTURA - PROGETTO

IL PRESENTE DISEGNO E' DI PROPRIETA' DEL PROGETTISTA CHE TRATTEGGIA I PROPRI DIRITTI A TITOLANZA DI UFFICIO